
 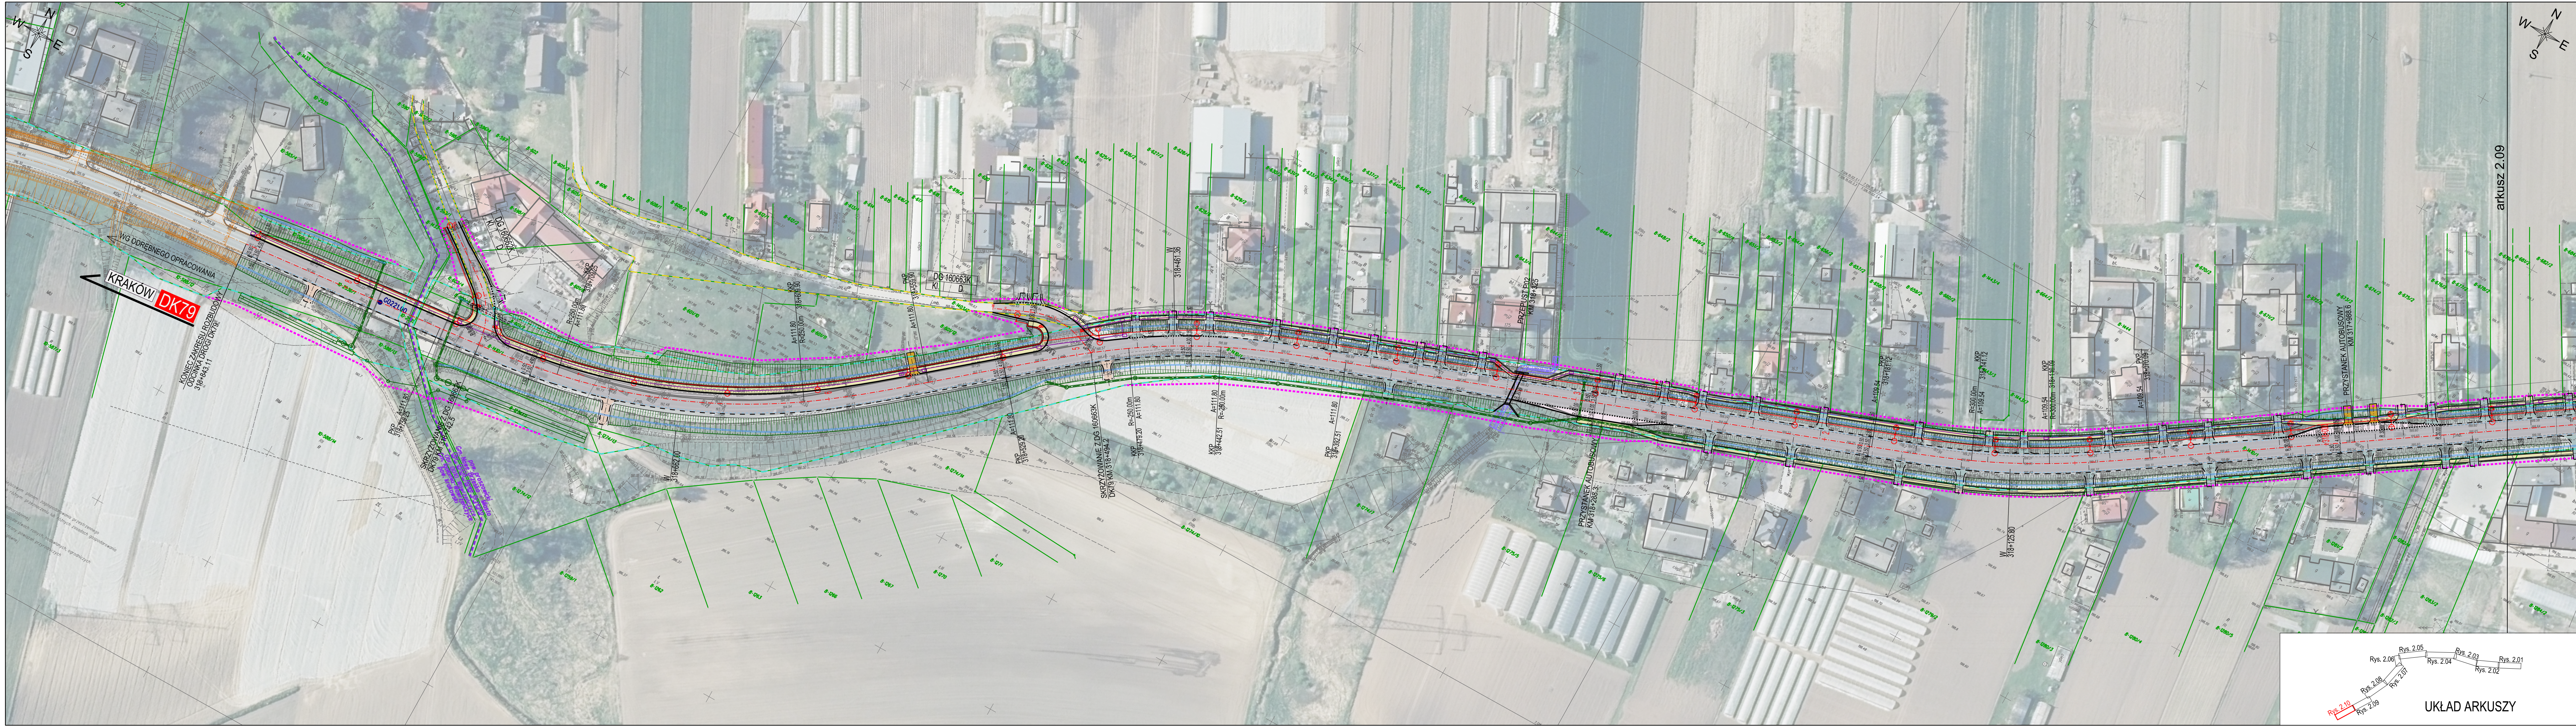


arkusz 2.09

|                                                                                                                                                                                                                                                                                                                                                                                                                                               |  |                                                                                                                                                                                                  |                                |                         |
|-----------------------------------------------------------------------------------------------------------------------------------------------------------------------------------------------------------------------------------------------------------------------------------------------------------------------------------------------------------------------------------------------------------------------------------------------|--|--------------------------------------------------------------------------------------------------------------------------------------------------------------------------------------------------|--------------------------------|-------------------------|
| Niniejszy dokument stanowi utwór w rozumieniu Ustawy z dnia 4 lutego 1994 r. o prawie autorskim i prawach pokrewnych, podlegający prawnej ochronie. Nieautoryzowane korzystanie z utworu w całości lub części w tym w szczególności utrwalanie, zwielokrotnianie, obrót oryginałem albo egzemplarzami na których utwór utrwalono, rozpowszechnianie, wprowadzanie zmian, stanowi podstawę odpowiedzialności cywilnej i prawnej naruszcyciela. |  |                                                                                                                                                                                                  |                                |                         |
| INWESTOR:                                                                                                                                                                                                                                                                                                                                                                                                                                     |  | Skarb Państwa - Generalny Dyrektor Dróg Krajowych i Autostrad<br>reprezentowany przez<br>Generalną Dyrekcję Dróg Krajowych i Autostrad<br>Oddział w Krakowie<br>ul. Mogileńska 25, 31-542 Kraków |                                |                         |
| JEDNOSTKA PROJEKTOWA:                                                                                                                                                                                                                                                                                                                                                                                                                         |  | MPRB<br>MOSTY KRAKÓW S.A.<br>ul. Dekerta 18, 30-703 Kraków<br>LIDER KONSORCJUM                                                                                                                   |                                |                         |
| KONSORCJUM:                                                                                                                                                                                                                                                                                                                                                                                                                                   |  | Mosty Kraków<br>ul. Dekerta 18, 30-703 Kraków<br>PARTNER KONSORCJUM                                                                                                                              |                                |                         |
| STADIUM:                                                                                                                                                                                                                                                                                                                                                                                                                                      |  | KONCEPCJA PROGRAMOWA                                                                                                                                                                             |                                | DATA: 1/177/ZI/I-1/2019 |
| CZĘŚĆ PROJEKTU:                                                                                                                                                                                                                                                                                                                                                                                                                               |  | TOM B CZĘŚĆ TECHNICZNA DROGOWA CZĘŚĆ RYSUNKOWA                                                                                                                                                   |                                | NR TOMU: B              |
| NAZWA INWESTYCJI:                                                                                                                                                                                                                                                                                                                                                                                                                             |  | ROZBUDOWA DROGI KRAJOWEJ NR 79 NA ODCINKU GR. WOJEWÓDZTWA ŚWIĘTOKRZYSKIEGO - KRAKÓW CZĘŚĆ 2: ODC. OD KM OK. 308+124 - 318+900                                                                    |                                |                         |
| TYTUŁ:                                                                                                                                                                                                                                                                                                                                                                                                                                        |  | PLAN SYTUACYJNY DK 79 - WARIANT 1                                                                                                                                                                |                                |                         |
| BRANŻA:                                                                                                                                                                                                                                                                                                                                                                                                                                       |  | WIELOBRANŻOWA                                                                                                                                                                                    | DATA: 02.2021                  | SKALA: 1:1000           |
| FUNKCJA:                                                                                                                                                                                                                                                                                                                                                                                                                                      |  | TYTUŁ, MIEJ NAZWISKO                                                                                                                                                                             | SPECJALNOŚĆ                    | NR UPRAWNIEN            |
| PROJEKTANT:                                                                                                                                                                                                                                                                                                                                                                                                                                   |  | inż. Wojciech Jedrys                                                                                                                                                                             | drogowa                        | SLK/0455/POOD/04        |
| PROJEKTANT:                                                                                                                                                                                                                                                                                                                                                                                                                                   |  | mgr inż. Mariusz Wanat                                                                                                                                                                           | drogowa                        | PDK/0228/POOD/10        |
| PROJEKTANT:                                                                                                                                                                                                                                                                                                                                                                                                                                   |  | mgr inż. Rafał Płocica                                                                                                                                                                           | drogowa                        | MAP/0019/PBD/18         |
| SPRAWDZAJĄCY:                                                                                                                                                                                                                                                                                                                                                                                                                                 |  | mgr inż. Krystian Gałuszka                                                                                                                                                                       | drogowa                        | MAP/0374/PBD/15         |
| PROJEKTANT:                                                                                                                                                                                                                                                                                                                                                                                                                                   |  | mgr inż. Robert Słota                                                                                                                                                                            | konstrukcyjno-budowlana        | NB.Upr. 22/97           |
| PROJEKTANT:                                                                                                                                                                                                                                                                                                                                                                                                                                   |  | mgr inż. Mateusz Zalewski                                                                                                                                                                        | konstrukcyjno-budowlana        | 44/2003                 |
| PROJEKTANT:                                                                                                                                                                                                                                                                                                                                                                                                                                   |  | mgr inż. Tomasz Cwajna                                                                                                                                                                           | mostowa                        | MAP/0195/POOM/10        |
| SPRAWDZAJĄCY:                                                                                                                                                                                                                                                                                                                                                                                                                                 |  | mgr inż. Paweł Chmielewski                                                                                                                                                                       | konstrukcyjno-budowlana        | 6/2003                  |
| PROJEKTANT:                                                                                                                                                                                                                                                                                                                                                                                                                                   |  | mgr inż. Katarzyna Kaikus                                                                                                                                                                        | instalacyjna wod-kan           | MAP/0624/PBS/15         |
| PROJEKTANT:                                                                                                                                                                                                                                                                                                                                                                                                                                   |  | mgr inż. Maciej Paździora                                                                                                                                                                        | instalacyjna wod-kan           | MAP/0227/PBS/20         |
| SPRAWDZAJĄCY:                                                                                                                                                                                                                                                                                                                                                                                                                                 |  | mgr inż. Karol Barański                                                                                                                                                                          | instalacyjna wod-kan           | MAP/0454/POOS/13        |
| PROJEKTANT:                                                                                                                                                                                                                                                                                                                                                                                                                                   |  | mgr inż. Katarzyna Kasprzyk-Morawa                                                                                                                                                               | instalacyjna gazowa            | MAP/0576/PBS/16         |
| PROJEKTANT:                                                                                                                                                                                                                                                                                                                                                                                                                                   |  | mgr inż. Katarzyna Kaikus                                                                                                                                                                        | instalacyjna gazowa            | MAP/0624/PBS/15         |
| SPRAWDZAJĄCY:                                                                                                                                                                                                                                                                                                                                                                                                                                 |  | mgr inż. Tomasz Niedenthal                                                                                                                                                                       | instalacyjna gazowa            | MAP/0106/POOS/06        |
| PROJEKTANT:                                                                                                                                                                                                                                                                                                                                                                                                                                   |  | mgr inż. Wojciech Stonawski                                                                                                                                                                      | konstrukcyjno-budowlana        | MAP/0387/ZOOK/10        |
| SPRAWDZAJĄCY:                                                                                                                                                                                                                                                                                                                                                                                                                                 |  | mgr inż. Andrzej Stonawski                                                                                                                                                                       | inżynieria wodna               | 826/72Kr                |
| PROJEKTANT:                                                                                                                                                                                                                                                                                                                                                                                                                                   |  | mgr inż. Paweł Szewczyk                                                                                                                                                                          | instalacyjna elektryczna       | MAP/0282/POOE/09        |
| PROJEKTANT:                                                                                                                                                                                                                                                                                                                                                                                                                                   |  | mgr inż. Adam Nowak                                                                                                                                                                              | instalacyjna elektryczna       | MAP/0057/PWOE/12        |
| PROJEKTANT:                                                                                                                                                                                                                                                                                                                                                                                                                                   |  | mgr inż. Krzysztof Socha                                                                                                                                                                         | instalacyjna elektryczna       | LUB/0025/PWBE/18        |
| PROJEKTANT:                                                                                                                                                                                                                                                                                                                                                                                                                                   |  | mgr inż. Anna Jeziorok-Dutka                                                                                                                                                                     | instalacyjna elektryczna       | MAP/0386/PBE/19         |
| SPRAWDZAJĄCY:                                                                                                                                                                                                                                                                                                                                                                                                                                 |  | mgr inż. Mariusz Kozoduj                                                                                                                                                                         | instalacyjna elektryczna       | 161/2000                |
| PROJEKTANT:                                                                                                                                                                                                                                                                                                                                                                                                                                   |  | mgr inż. Anna Kędziak-Majcher                                                                                                                                                                    | instalacyjna telekomunikacyjna | MAP/0634/PWBT/18        |
| SPRAWDZAJĄCY:                                                                                                                                                                                                                                                                                                                                                                                                                                 |  | mgr inż. Alicja Kotas                                                                                                                                                                            | instalacyjna telekomunikacyjna | 0723/97U                |
| PROJEKTANT:                                                                                                                                                                                                                                                                                                                                                                                                                                   |  | mgr Tomasz Tarnowski                                                                                                                                                                             | środowisko                     | -                       |
| SPRAWDZAJĄCY:                                                                                                                                                                                                                                                                                                                                                                                                                                 |  | mgr inż. Ryszard Radecki                                                                                                                                                                         | środowisko                     | -                       |



UKŁAD ARKUSZY